


ОЧИСТНЫЕ СООРУЖЕНИЯ ХОЗЯЙСТВЕННО-БЫТОВЫХ СТОКОВ "БиОКС 4500".
ПРИМЕРНАЯ СХЕМА ГЕНПЛАНА

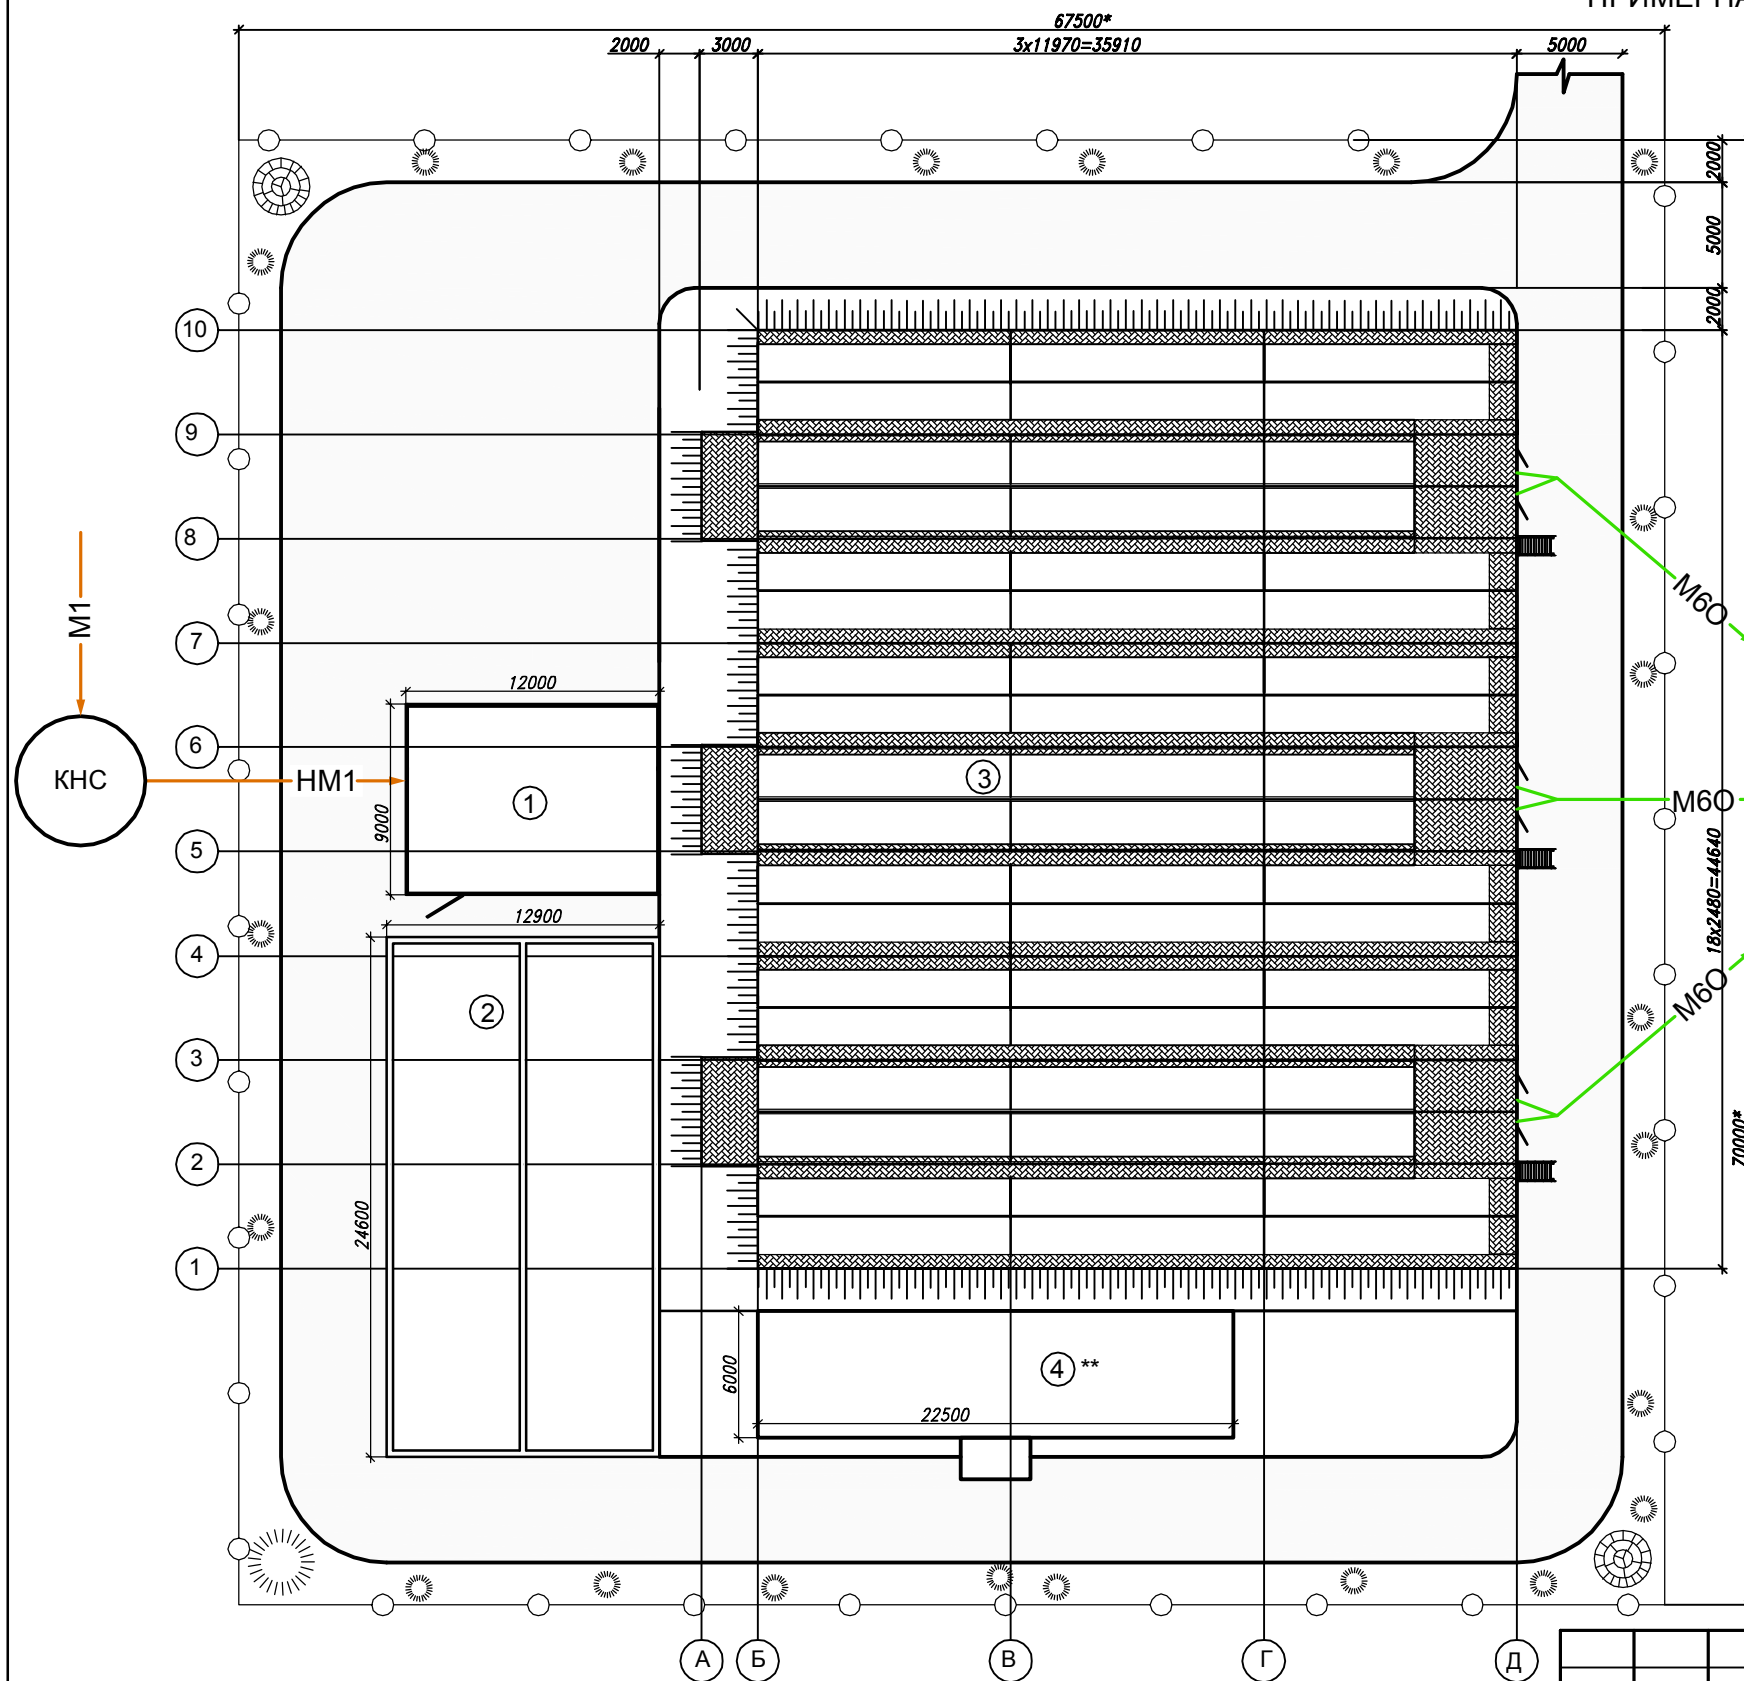


Экспликация зданий и сооружений

Позиция по плану	Наименование сооружений
1	Производственно-технологический корпус
2	Усреднитель
3	Установка "БиОКС-4500"
4**	Административно-бытовой корпус

ОБОЗНАЧЕНИЯ:

- М1 --- трубопровод хоз-бытовых сточных вод
- НМ1--- напорный трубопровод хоз-бытовых сточных вод
- М60---трубопровод доочищенных и обеззараженных сточных вод

- * Размеры уточняются рабочим проектом.
- **Информация носит рекомендательный характер.
- 1. Расположение КНС, разводка наружных сетей показана условно и уточняется рабочим проектом.
- 2. Граница поставки трубопроводов - в габаритах производственно-технологического корпуса (поз. 1), усреднителя (поз.2) и установки глубокой биологической очистки (поз.3).
- 3. Усреднитель (поз.2) выполняется подземно строительными работами.

Изм.	Кол. уч.	Лист.	№ док.	Подп.	Дата	Станция биологической очистки хоз.-бытовых сточных вод производительностью 4500м ³ /сут	Стадия	Лист	Листов
Разраб.						Станция биологической очистки хоз.-бытовых сточных вод производительностью 4500м ³ /сут		2	4
Пров.							Схема планировочной организации земельного участка.  ООО "ТЕХНОМОСТ СЕРВИС"		
ГИП									
Утв.									