


# ПРИМЕРНАЯ СХЕМА ГЕНПЛАНА

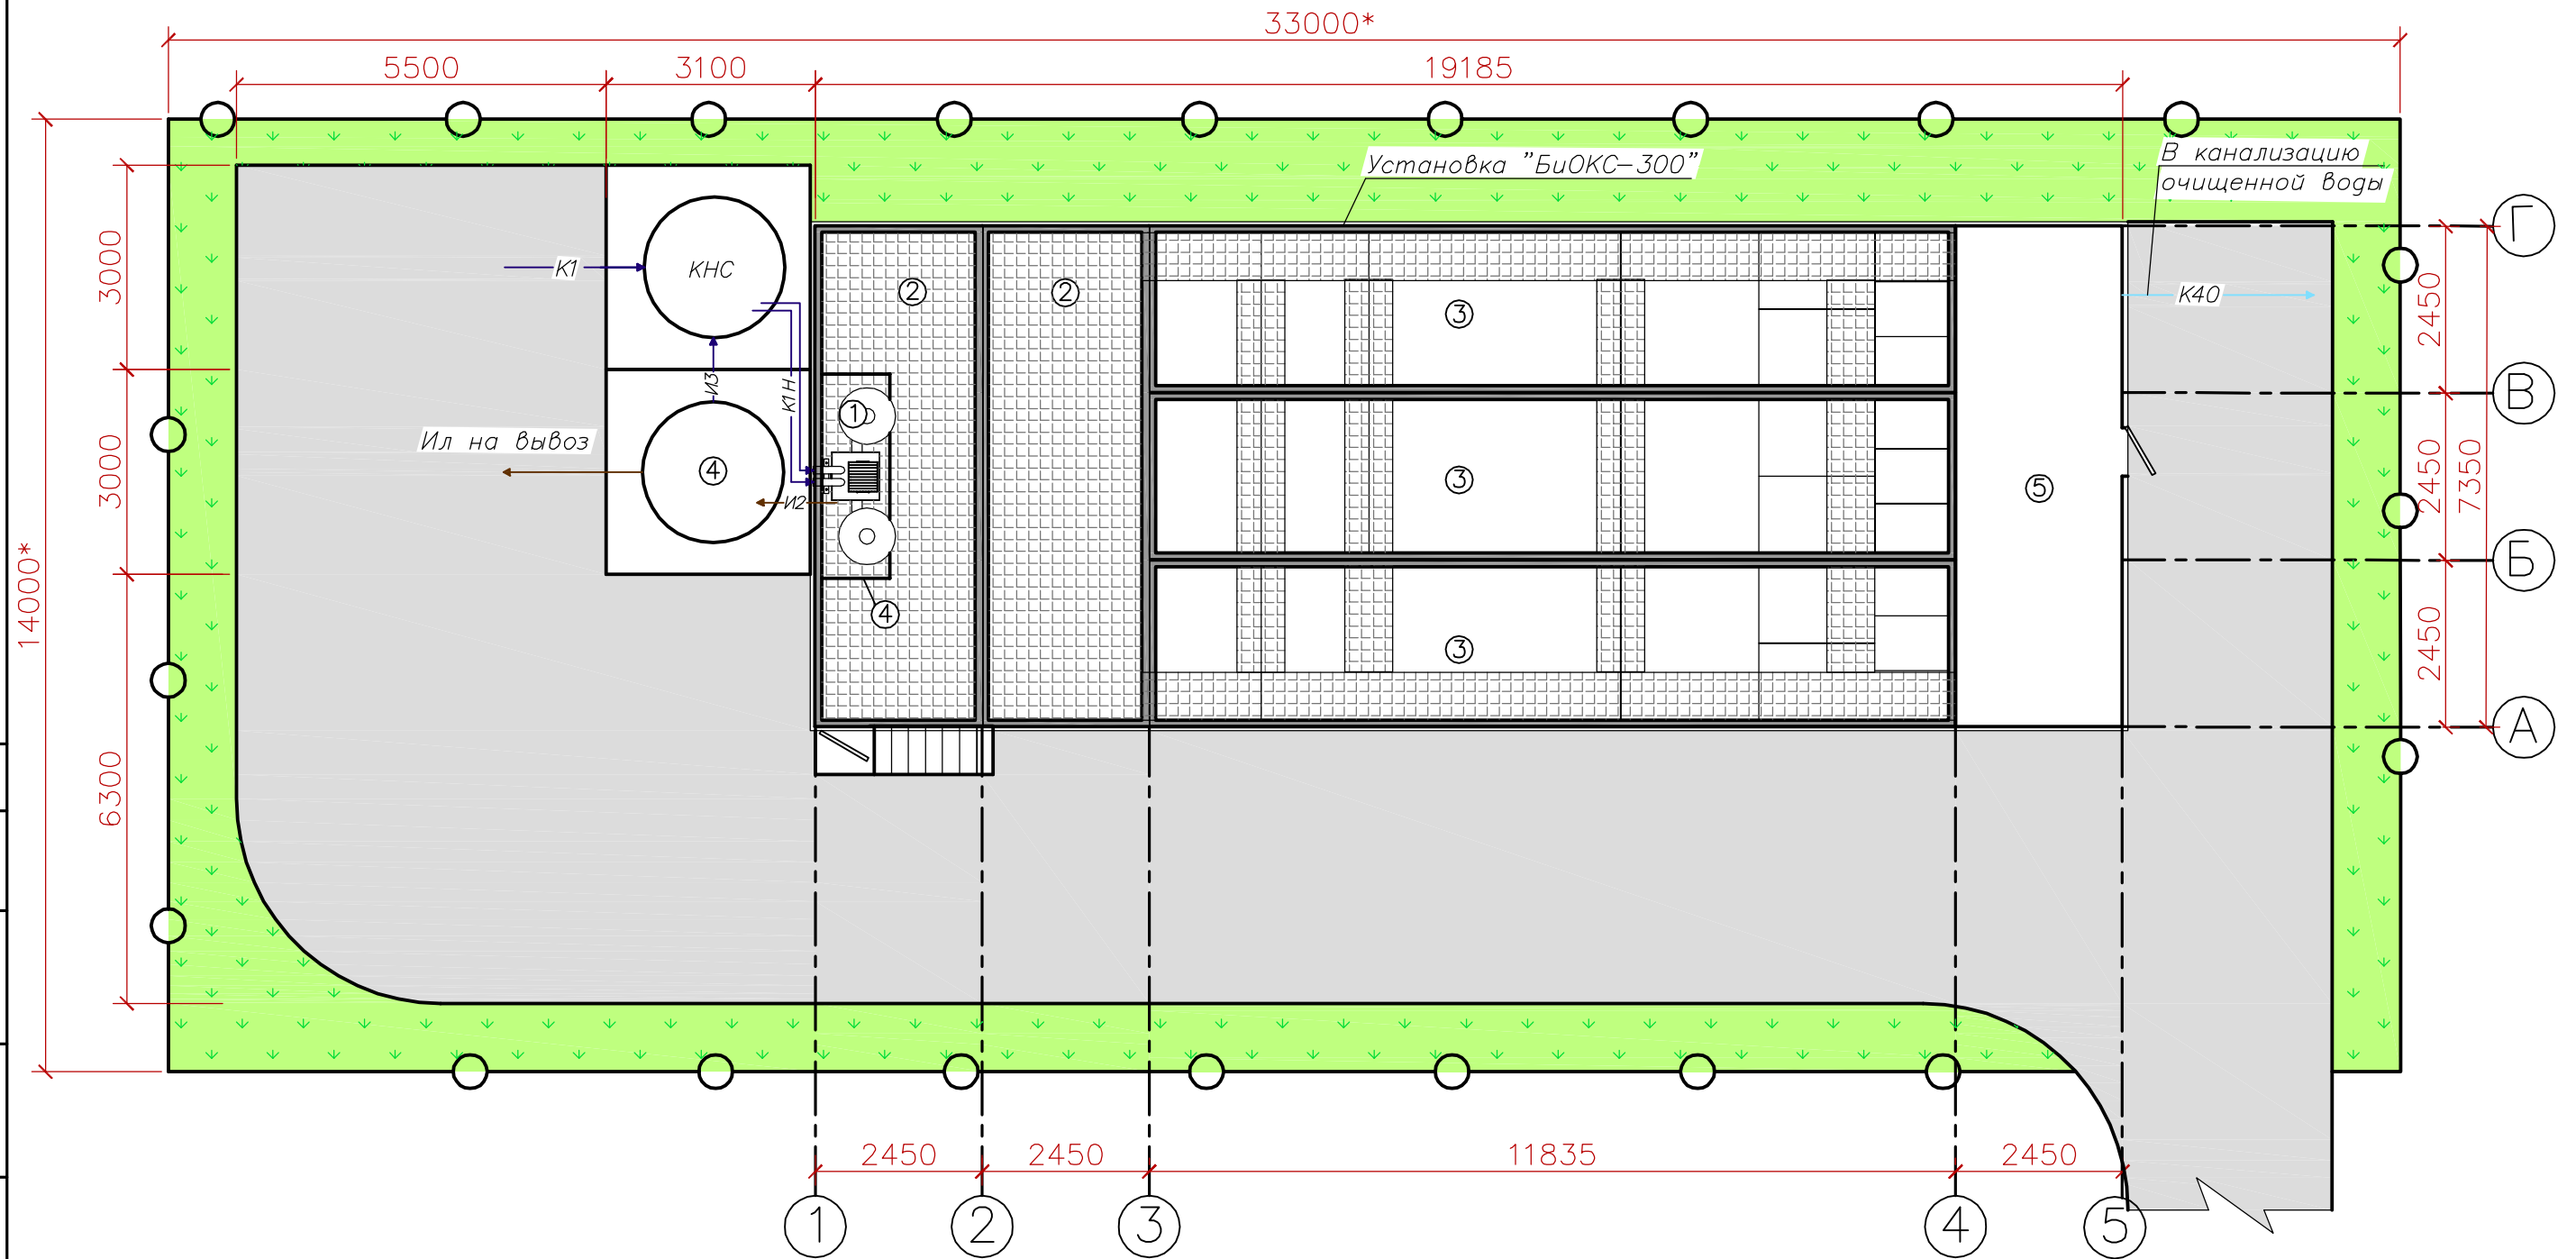

Согласовано

Инв. N подл.	Погр. и дата	Взам. инв. N		

### Экспликация оборудования

Позиция по плану	Наименование сооружений
1	Узел механической очистки
2	Усреднитель
3	Блок биологической очистки и доочистки сточных вод
4	Илонакопитель
5	Технологическое помещение

### Условные обозначения:

— площадка обслуживания

### Условные обозначения трубопроводов

Условное обозначение	Графическое	Наименование среды в трубопроводе
К1Н		Исходная сточная вода (напорный трубопровод)
К40		Доочищенная и обеззараженная вода
И2		Избыточный активный ил и песок
И3		Надильная вода

\* Размеры уточняются рабочим проектом  
 \*\* Расположение КНС и илонакопителя уточняется рабочим проектом

Изм.	Кол. уч.	Лист.	N° док.	Погр.	Дата
Разраб.					
Пров.					
ГИП					
Утв.					

Станция очистки  
 хозяйственно-бытовых сточных вод  
 производительностью 300м<sup>3</sup>/сут.

Примерная схема генплана

Стадия	Лист	Листов
-	2	3

ООО "ТЕХНОМОСТ СЕРВИС"

Лист 12