


# СТАНЦИЯ БИОЛОГИЧЕСКОЙ ОЧИСТКИ ХОЗЯЙСТВЕННО-БЫТОВЫХ СТОЧНЫХ ВОД "БиОКС-400". СХЕМА ГЕНПЛАНА.

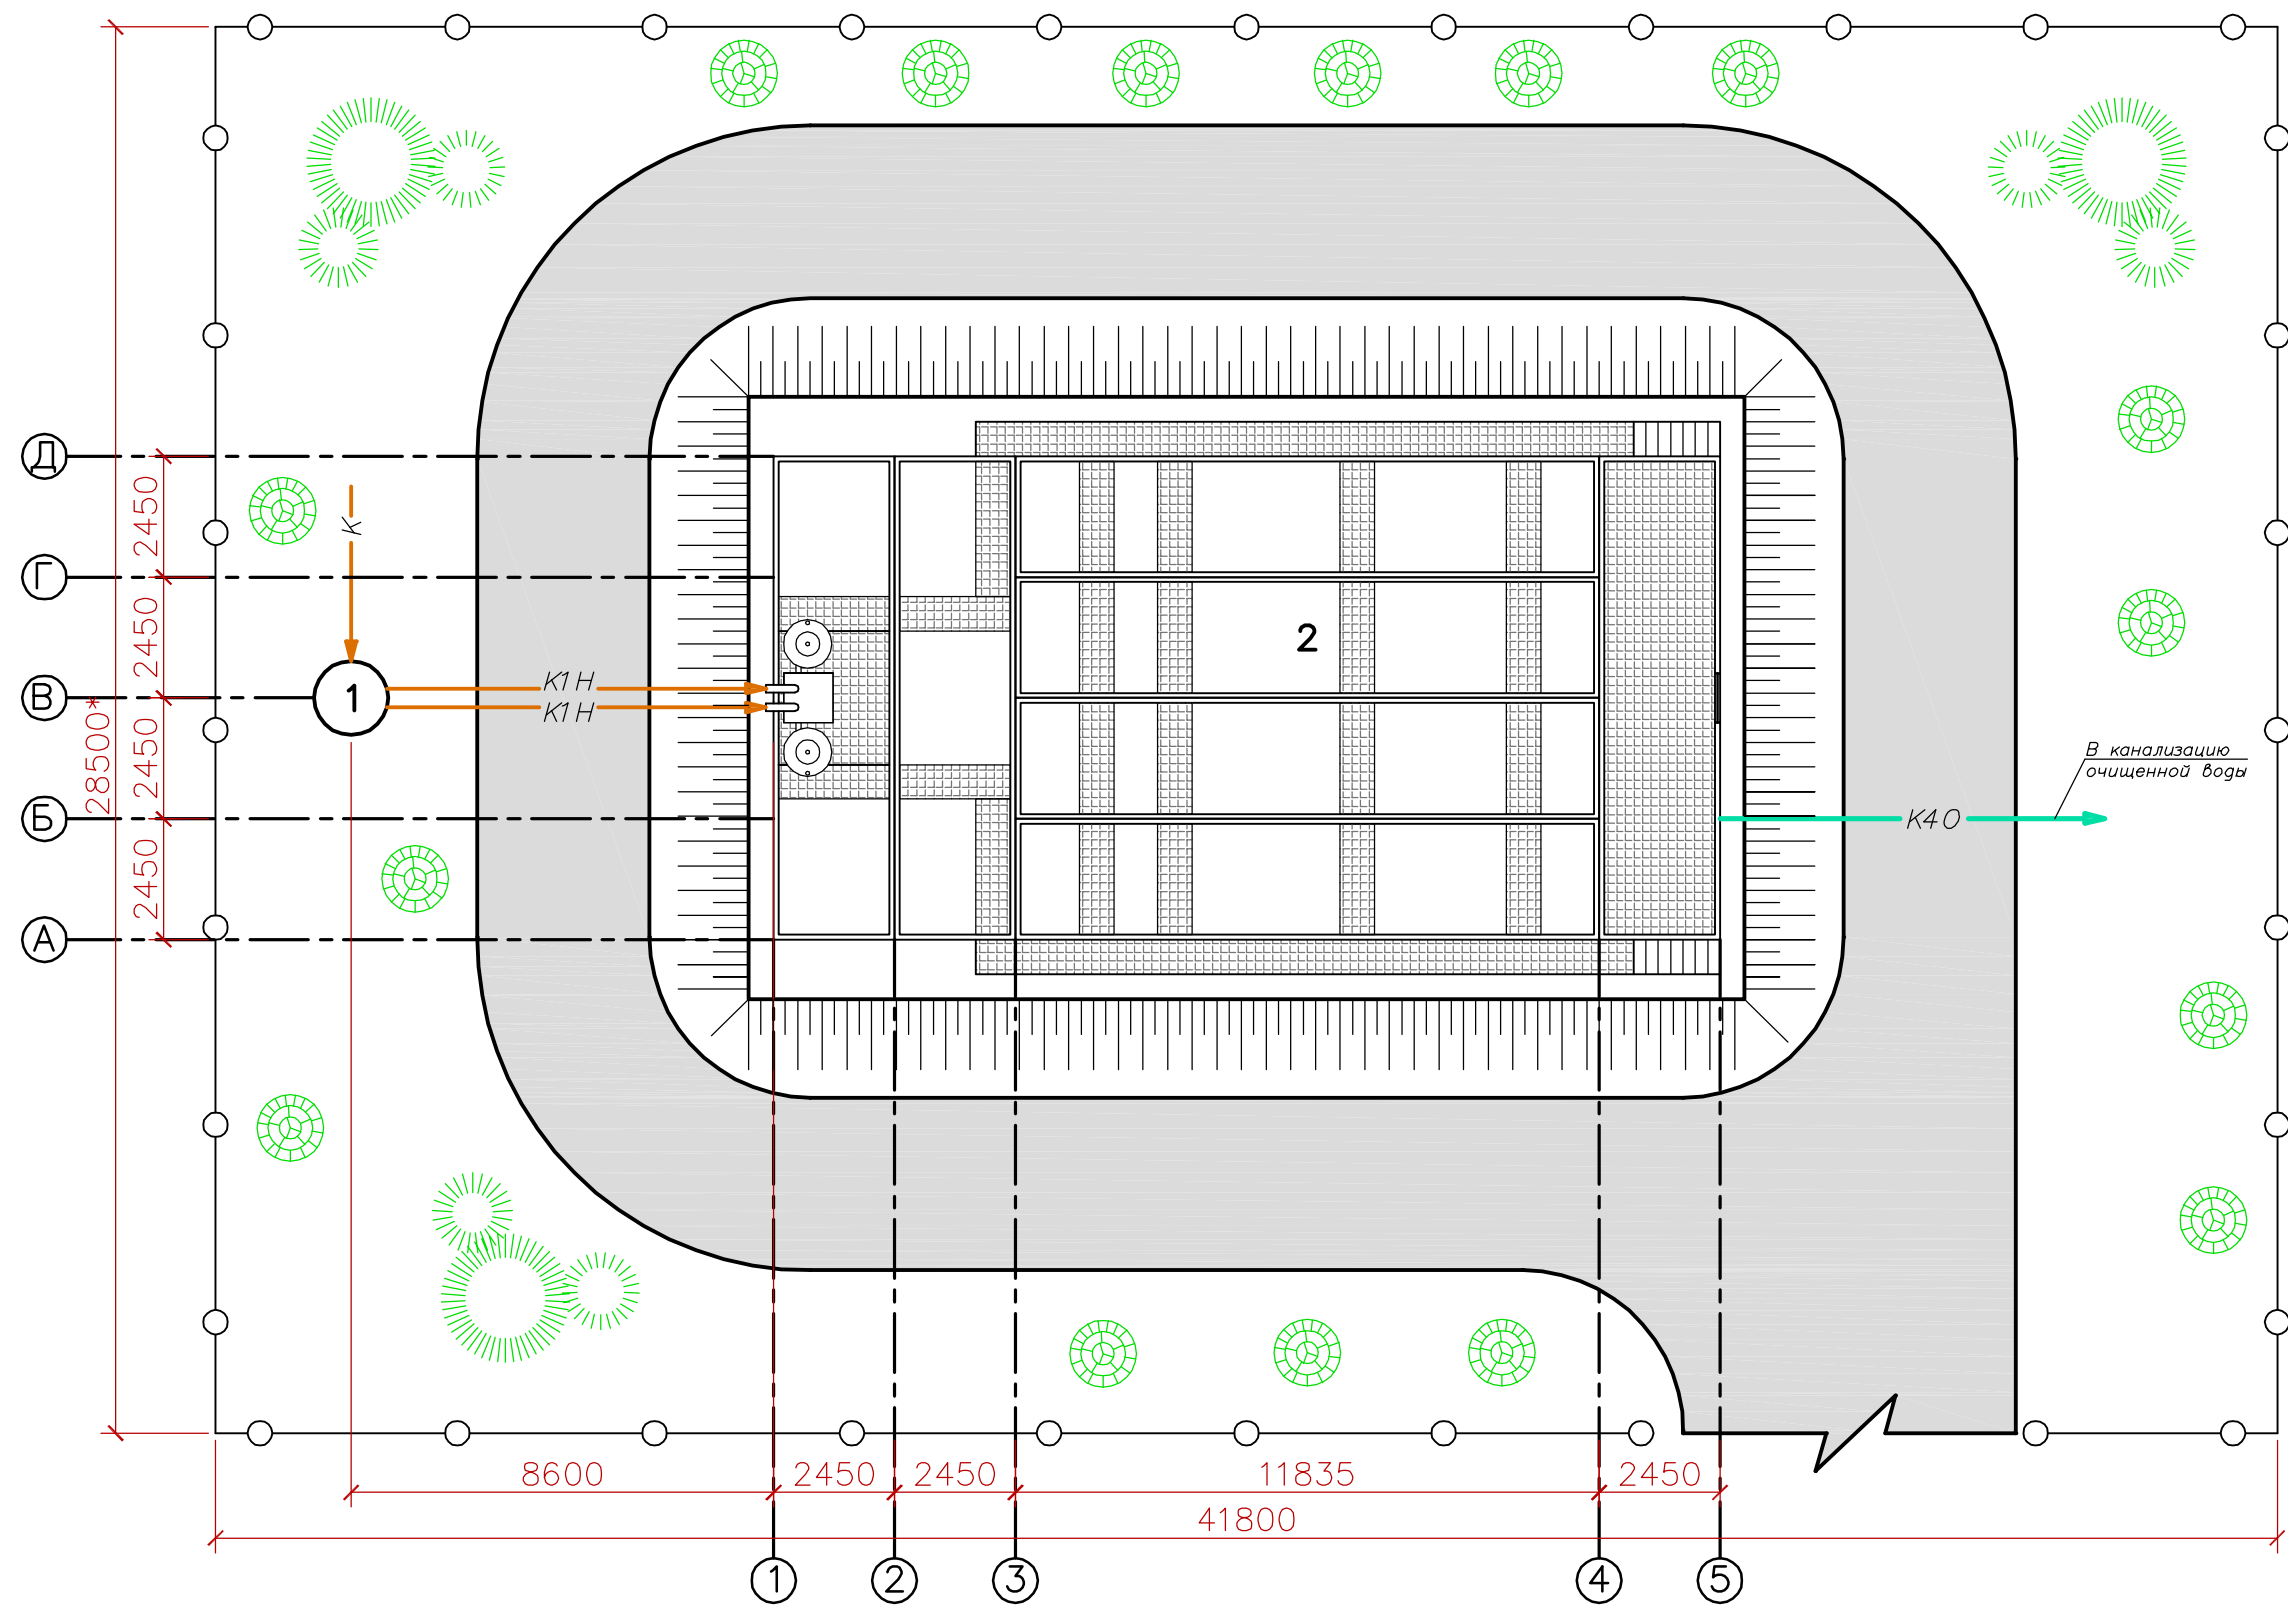

## Экспликация сооружений

Позиция по плану	Наименование сооружений
1	КНС
2	Установка "БиОКС-400", в составе:
	Блок механической очистки
	Усреднитель
	Илонакопитель
	Анаэробный реактор
	Денитрификатор
	Аэротенк
	Нитрификатор
	Вторичный отстойник
	Фильтры доочистки
	Адсорбер
	Производственно-технологический отсек

## Условные обозначения трубопроводов

Условное обозначение		Наименование среды в трубопроводе
Букв.	Графическое	
К		Исходная сточная вода
K1H		Напорный трубопровод сточной воды
K40		Очищенная вода

\* Размеры уточняются проектом.

1. Расположение КНС, колодца очищенной воды, разводка наружных сетей показаны условно и уточняются рабочим проектом привязки.
2. Граница поставки трубопроводов - в габаритах Блок-модулей (поз.2).
3. Относительная отметка 0.000 соответствует отметке верха плиты основания.

Изм.	Кол. уч.	Лист.	№ док.	Подп.	Дата
Разраб.					
Пров.					
ГИП					
Утв.					

Станция очистки хозяйственно-бытовых сточных вод производительностью 400м<sup>3</sup>/сут.

Стадия Лист Листов

- 1 4

Схема планировочной организации земельного участка.

ООО "ТЕХНОМОСТ СЕРВИС"